


千曲川流域下水道下流終末処理場一般平面図

縮尺 1:2000 (A4横)

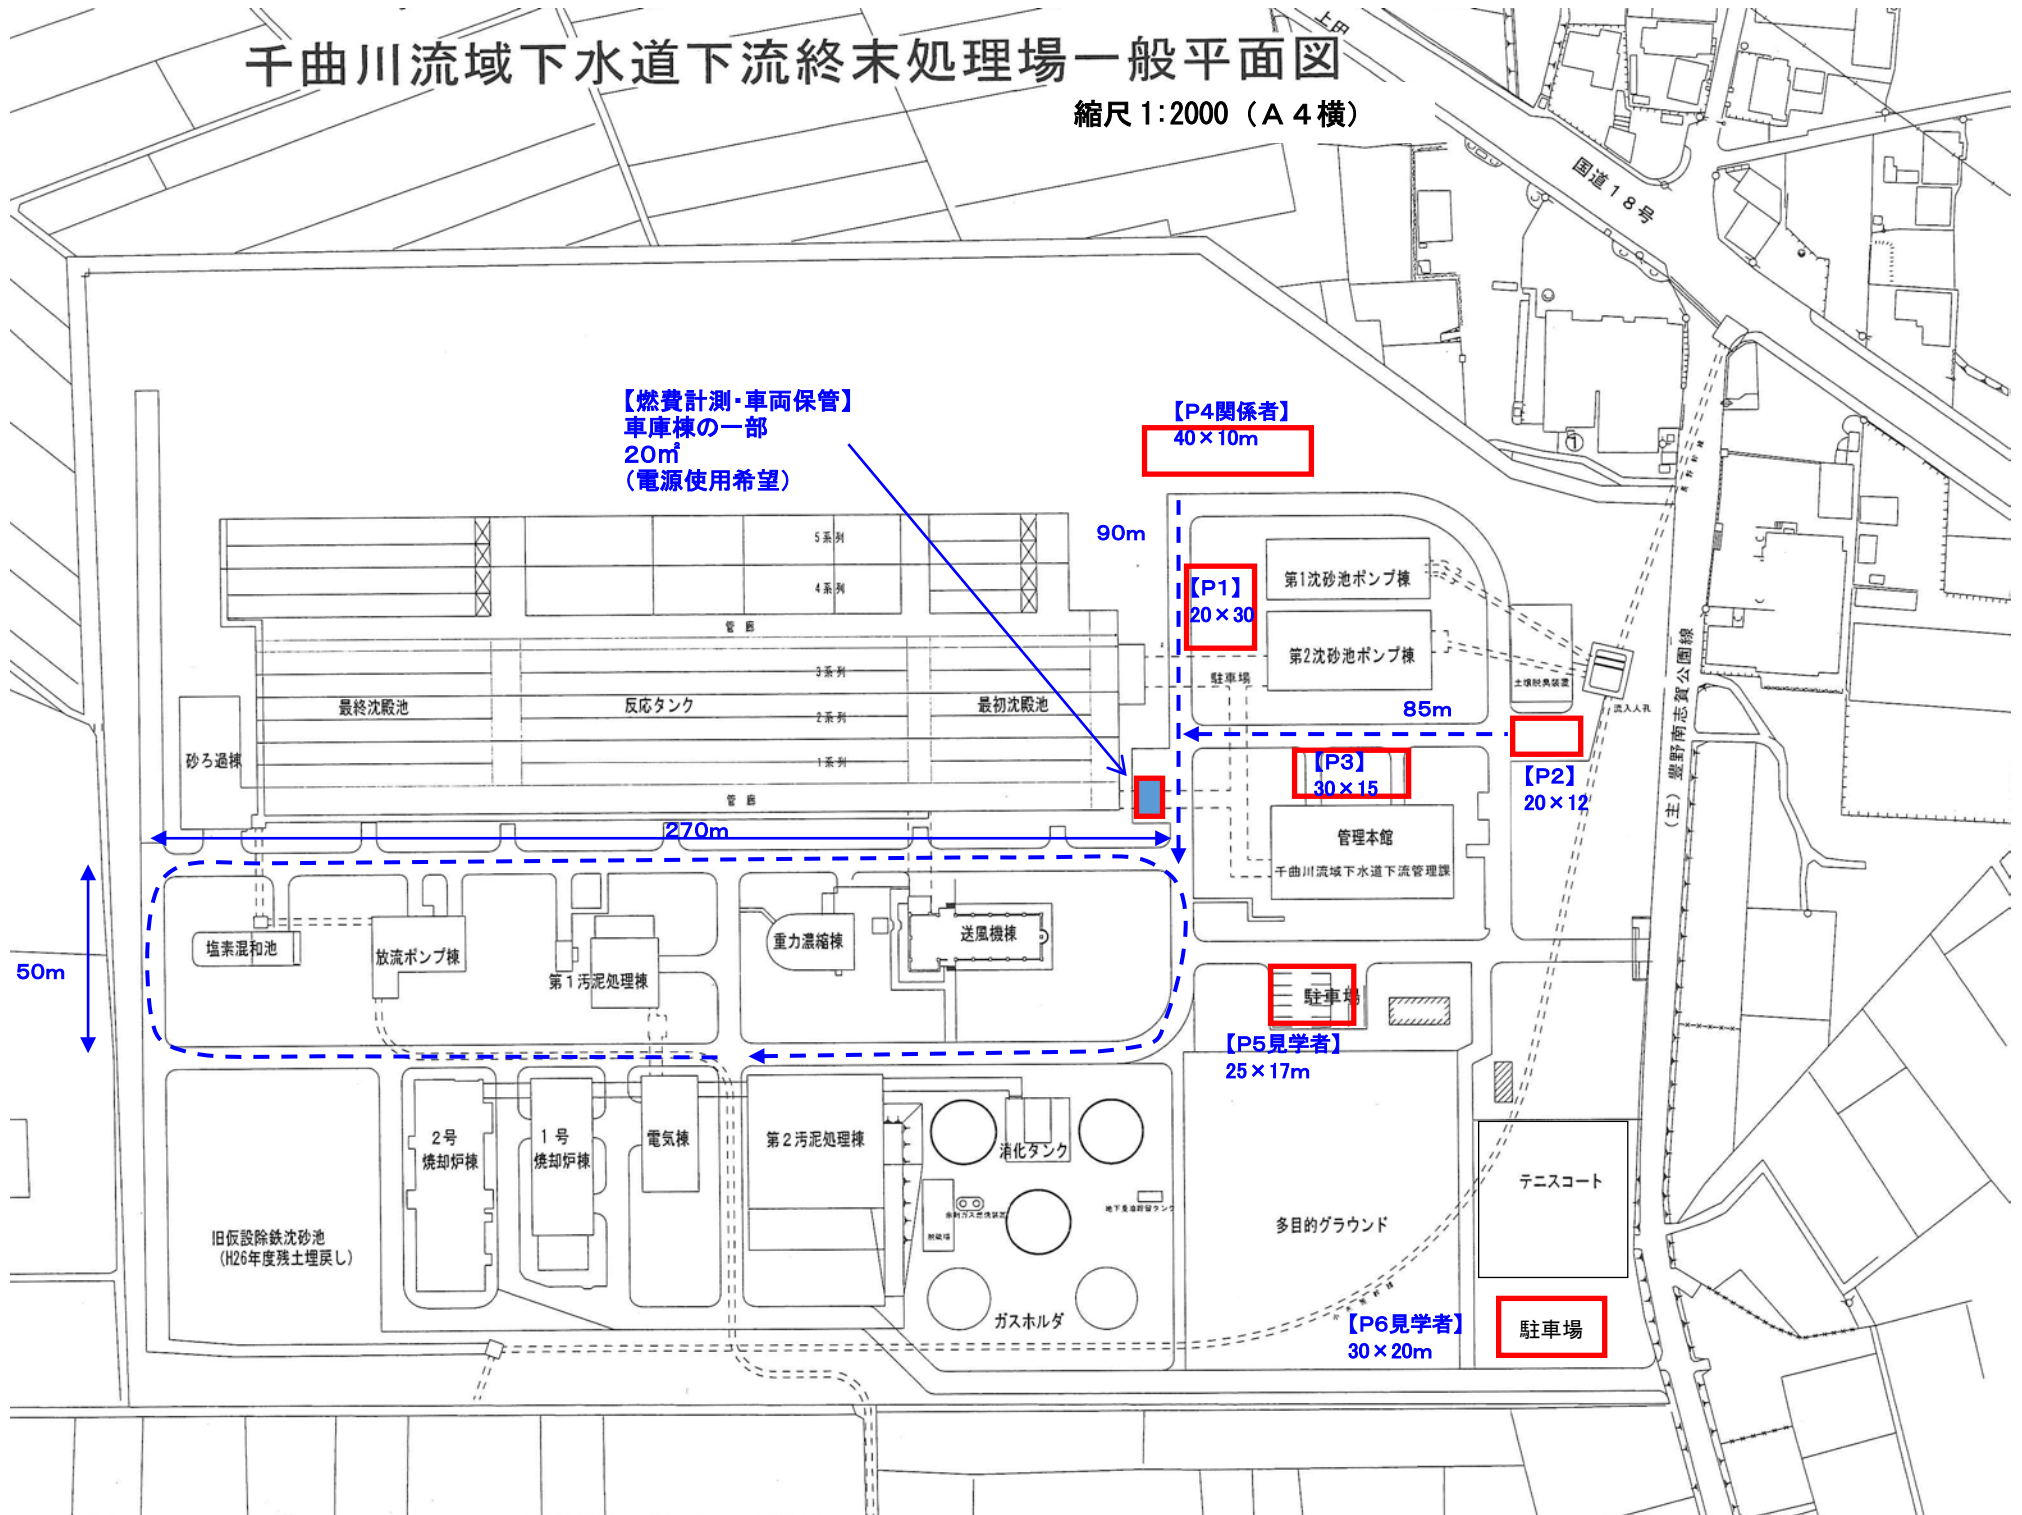

【燃費計測・車両保管】
車庫棟の一部
20m
(電源使用希望)

【P4関係者】
40×10m

【P1】
20×30

【P3】
30×15

【P2】
20×12

【P5見学者】
25×17m

【P6見学者】
30×20m

50m

270m

90m

85m

国道18号

(主) 豊野南志賀公園線

旧仮設除鉄沈砂池
(H26年度残土埋戻し)

2号
焼却炉棟

1号
焼却炉棟

電気棟

第2汚泥処理棟

消化タンク

ガスホルダ

重力濃縮槽

送風機棟

第1汚泥処理棟

放流ポンプ棟

塩素混和池

多目的グラウンド

テニスコート

駐車場

駐車場

管理本館
千曲川流域下水道下流管理課

第1沈砂池ポンプ棟

第2沈砂池ポンプ棟

最終沈殿池

反応タンク

最初沈殿池

砂ろ過槽