


# 千曲川流域下水道下流終末処理場一般平面図

縮尺 1:2000 (A4横)

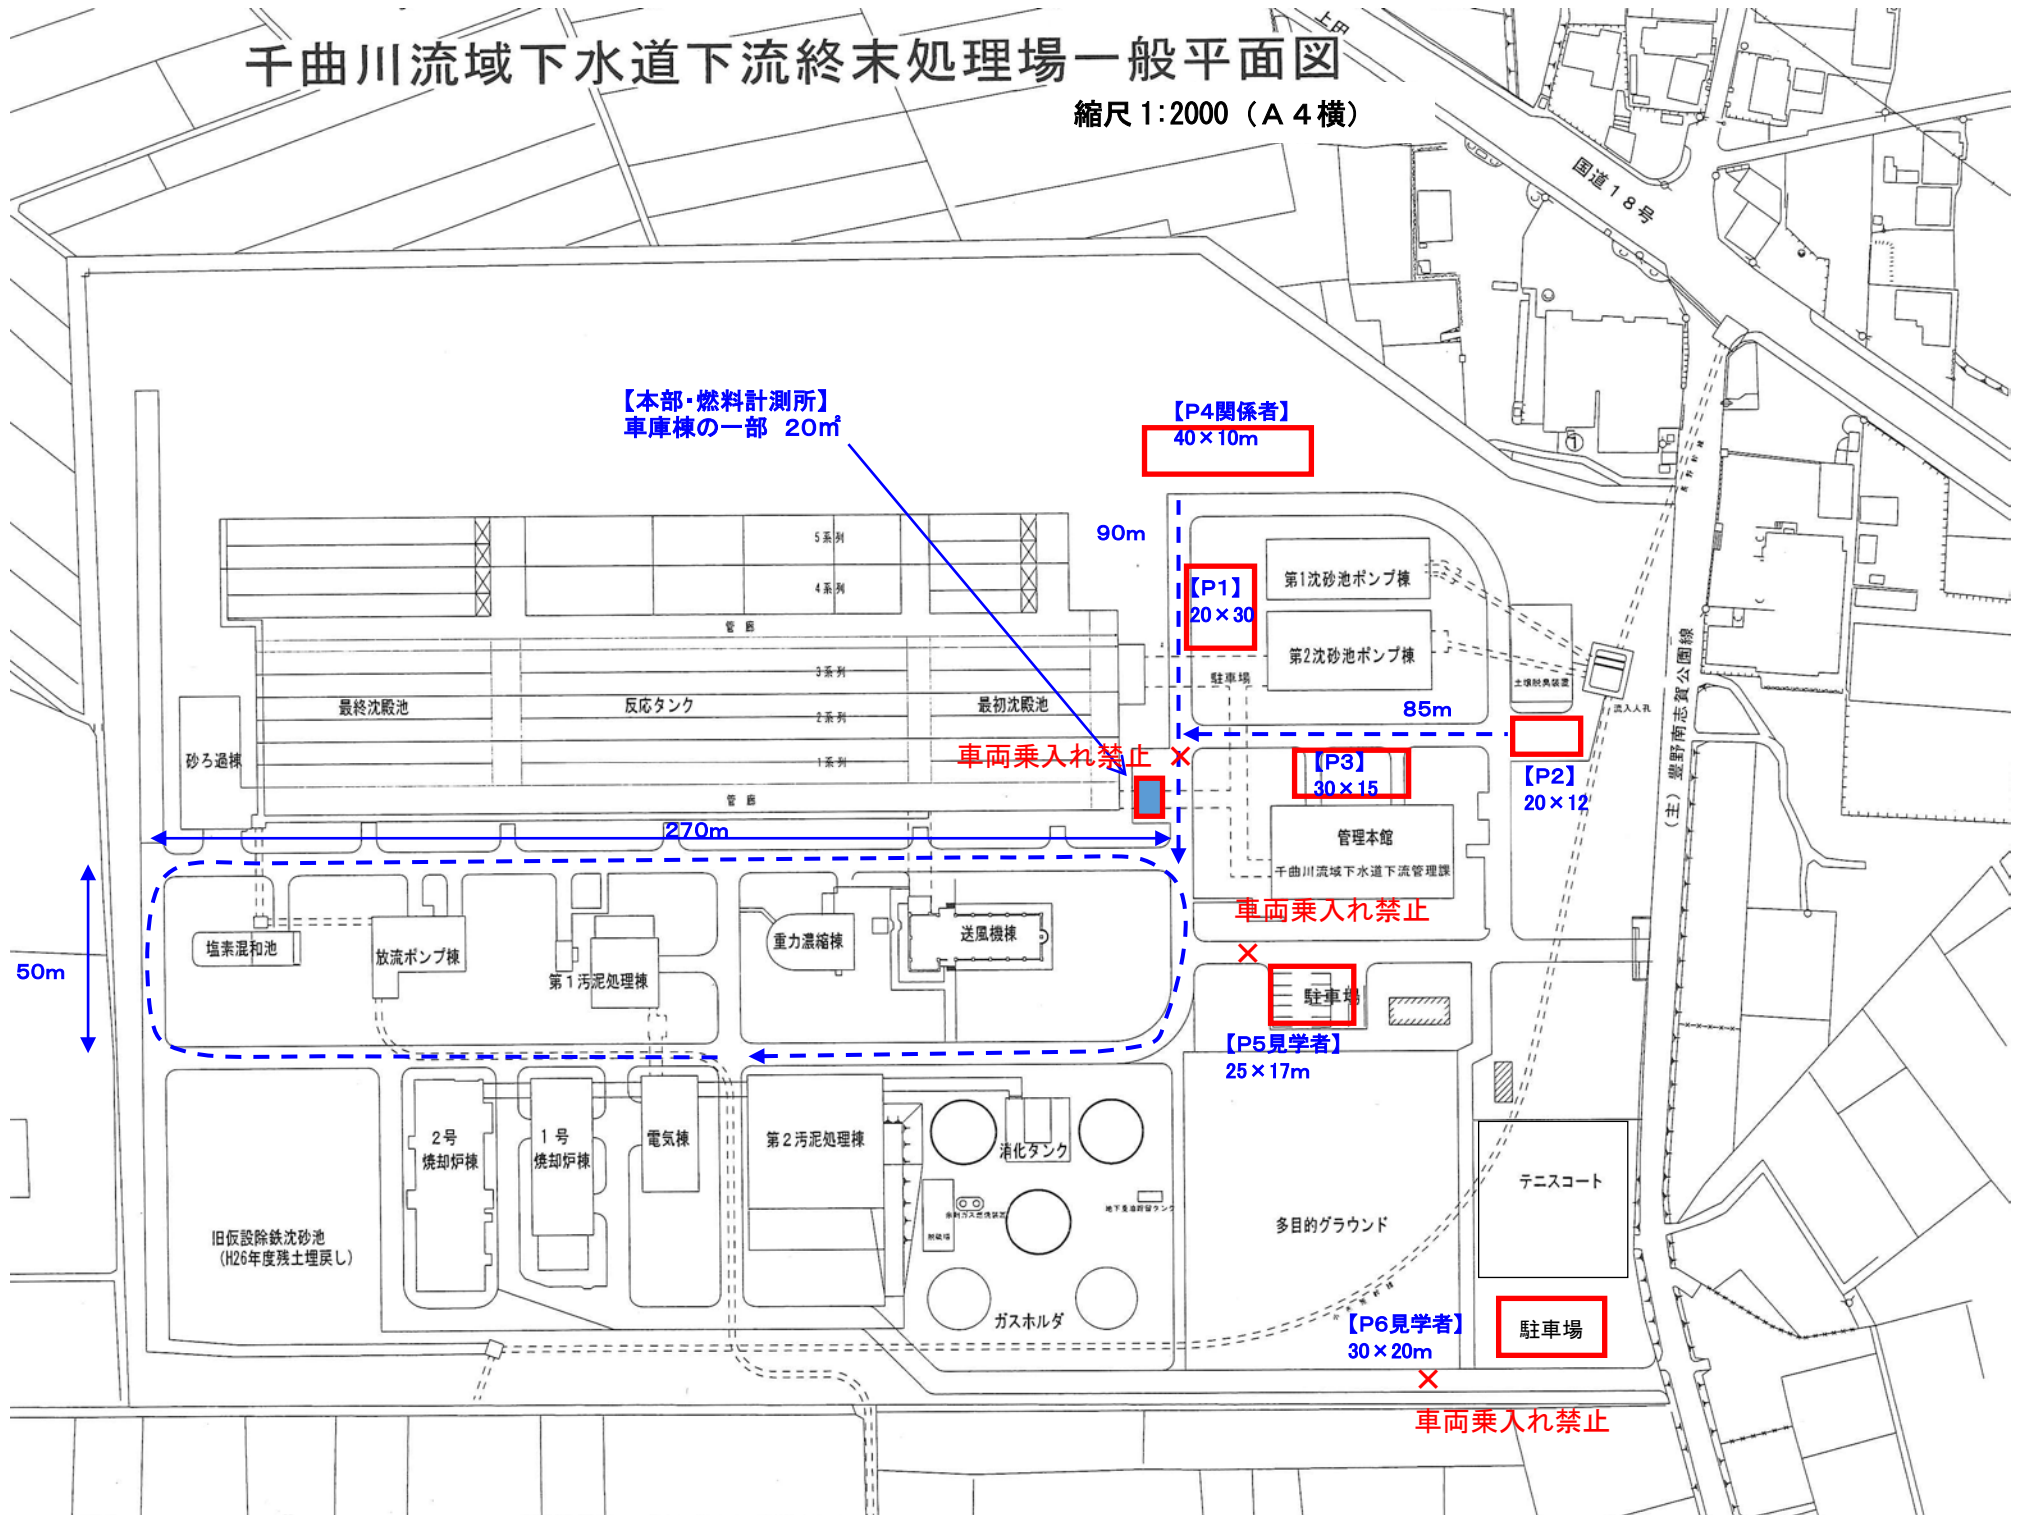

【本部・燃料計測所】  
車庫棟の一部 20m

【P4関係者】  
40×10m

【P1】  
20×30

【P3】  
30×15

【P2】  
20×12

【P5見学者】  
25×17m

【P6見学者】  
30×20m

駐車場

車両乗入れ禁止

車両乗入れ禁止

車両乗入れ禁止

(主) 豊野南志賀公園線

国道18号

50m

270m

90m

85m

旧仮設除鉄沈砂池  
(H26年度残土埋戻し)

2号  
焼却炉棟

1号  
焼却炉棟

電気棟

第2汚泥処理棟

消化タンク

ガスホルダ

重力濃縮槽

送風機棟

第1汚泥処理棟

放流ポンプ棟

塩素混和池

最終沈殿池

反応タンク

最初沈殿池

砂ろ過槽

第1沈砂池ポンプ棟

第2沈砂池ポンプ棟

管理本館  
千曲川流域下水道下流管理課

駐車場

テニスコート

多目的グラウンド

地下集塵器タンク

新築地

換気可変換機

土曜村民図書

出入人孔